


PLANTA BAIXA PAVIMENTO TIPO B

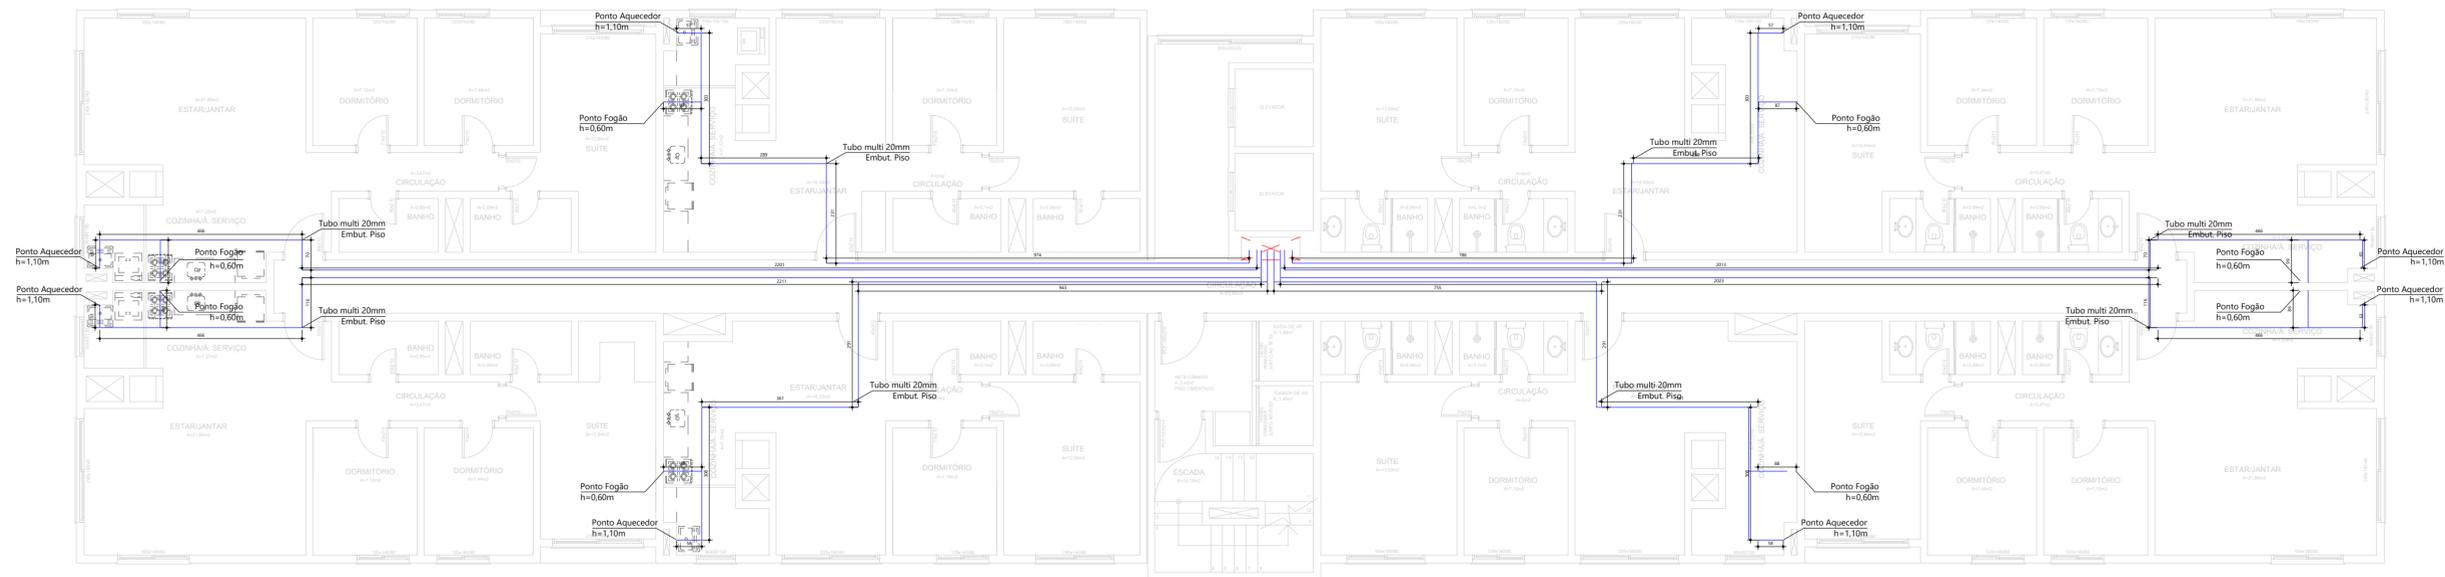

PLANTA BAIXA PAVIMENTO TIPO A

APROVAÇÃO CORPO DE BOMBEIROS:

CLASSIFICAÇÃO DO(S) RECIPIENTE(S)		ASSINATURA DO RESPONSÁVEL DA ULTRAGAZ:	
LOCALIZAÇÃO:	<input type="checkbox"/> SUPERFÍCIE <input type="checkbox"/> ENTERRADO <input type="checkbox"/> ATRERADO	<input type="checkbox"/> FIXO <input type="checkbox"/> NÃO FIXO	ASSINATURA DO FORNECEDOR DE PROJETOS:
FORMATO:	<input type="checkbox"/> CILÍNDRICO <input type="checkbox"/> ESFÉRICO	<input type="checkbox"/> TRANSPORTÁVEL <input type="checkbox"/> ESTACIONÁRIO	ASSINATURA DO CLIENTE:
POSIÇÃO:	<input type="checkbox"/> VERTICAL <input checked="" type="checkbox"/> HORIZONTAL	<input checked="" type="checkbox"/> NO LOCAL <input type="checkbox"/> TROCADO	

CLIENTE:
CONSTRUTORA CISPLAN LTDA

LOCAL:
XXXXXXXXXXXXXX

TÍTULO:
PROJETO DE INSTALAÇÃO

ART:

Nº	DESCRIÇÃO	DATA	VISTO	DESENHO Nº:
00	EMISSÃO INICIAL	16/09/24	16/09/24	ESCALA INDICADA
-	-	-	-	FOLHA 01/04
-	-	-	-	FORMATO A2


ENGENHEIRO MECÂNICO:
 MIGUEL E. SUBBRACK
 CREA:038959



APROVAÇÃO CORPO DE BOMBEIROS:

CLASSIFICAÇÃO DO(S) RECIPIENTE(S)

LOCALIZAÇÃO: SUPERFÍCIE ENTERRADO ATERRADO

FORMATO: CILÍNDRICO ESFÉRICO

POSICÃO: VERTICAL HORIZONTAL

FIXAÇÃO: FIXO NÃO FIXO


MANUSEIO: TRANSPORTÁVEL ESTACIONÁRIO

ABASTECIMENTO: NO LOCAL TROCADO

ASSINATURA DO RESPONSÁVEL DA ULTRAGÁZ:

ASSINATURA DO FORNECEDOR DE PROJETOS:

ASSINATURA DO CLIENTE:

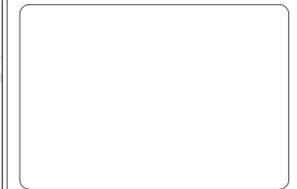

CLIENTE:
CONSTRUTORA CISPLAN LTDA

LOCAL:
XXXXXXXXXXXX

TÍTULO:
PROJETO DE INSTALAÇÃO


ART:

	NOME	DATA
DES.	JEFERSON R.	16/09/24
VERIF.	MIGUEL E.	16/09/24

REVISÕES	N°	DESCRIÇÃO	DATA	VISTO
	00	EMIÇÃO INICIAL	16/09/24	16/09/24
-	-	-	-	-
-	-	-	-	-

DESENHO N°:		
ESCALA INDICADA	FOLHA 02/04	FORMATO A2

ENGENHEIRO MECÂNICO:
MIGUEL E. SUDBRACK
CREA:038959

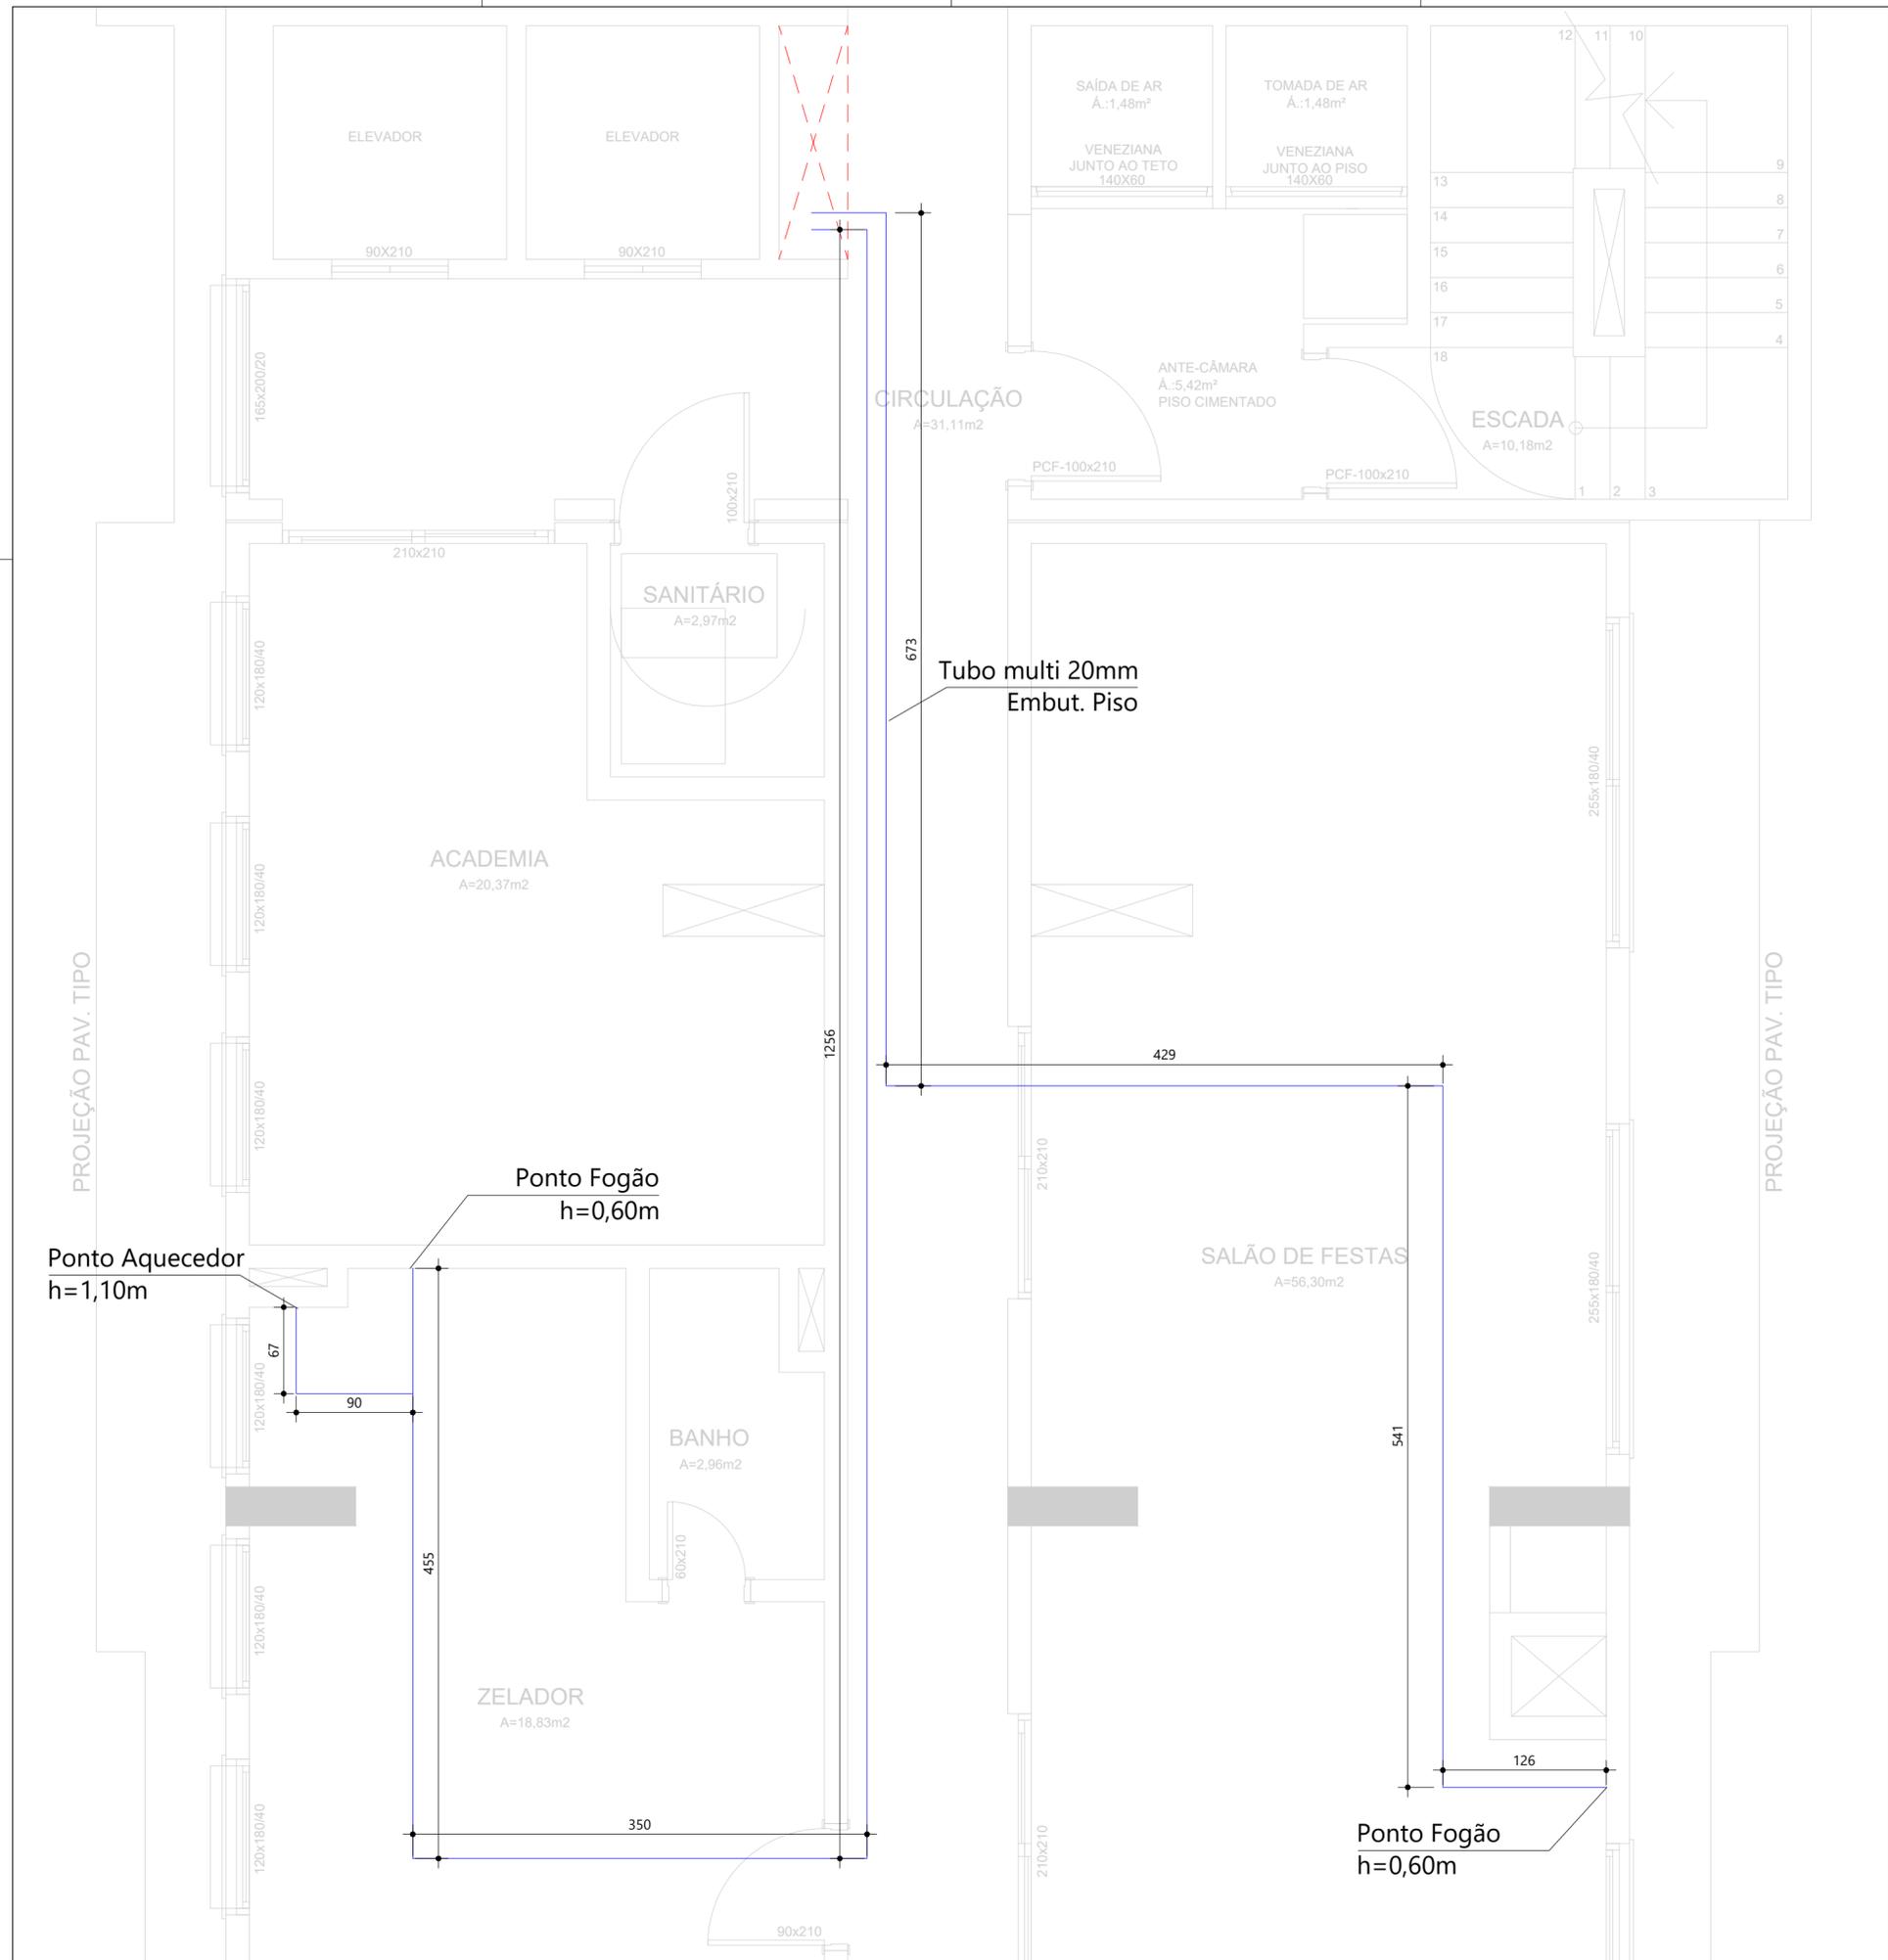

APROVAÇÃO CORPO DE BOMBEIROS:

CLASSIFICAÇÃO DO(S) RECIPIENTE(S)

LOCALIZAÇÃO: SUPERFÍCIE ENTERRADO ATERRADO

FIXAÇÃO: FIXO NÃO FIXO

FORMATO: CILÍNDRICO ESFÉRICO

MANUSEIO: TRANSPORTÁVEL ESTACIONÁRIO

POSIÇÃO: VERTICAL HORIZONTAL

ABASTECIMENTO: NO LOCAL TROCADO

ASSINATURA DO RESPONSÁVEL DA ULTRAGÁZ:

ASSINATURA DO FORNECEDOR DE PROJETOS:

ASSINATURA DO CLIENTE:

CLIENTE: CONSTRUTORA CISPLAN LTDA

LOCAL: XXXXXXXXXXXXX

TÍTULO: PROJETO DE INSTALAÇÃO

ART:

REVISÕES	N°	DESCRIÇÃO	DATA	VISTO
00	EMISSÃO INICIAL		16/09/24	16/09/24
-	-	-	-	-
-	-	-	-	-


DESENHO N°:

ESCALA INDICADA	FOLHA 03/04	FORMATO A2
-----------------	-------------	------------


ENGENHEIRO MECÂNICO: MIGUEL E. SUDBRACK CREA:038959




A FAIXA DE ADVERTÊNCIA É UM ITEM DE NORMA, FAVOR ATENDER ESSE ITEM POR QUESTÃO DE IDENTIFICAÇÃO DO MATERIAL ENTERRADO E FUTUROS SINISTROS COM A MESMA E A SEGURANÇA DOS MORADORES.

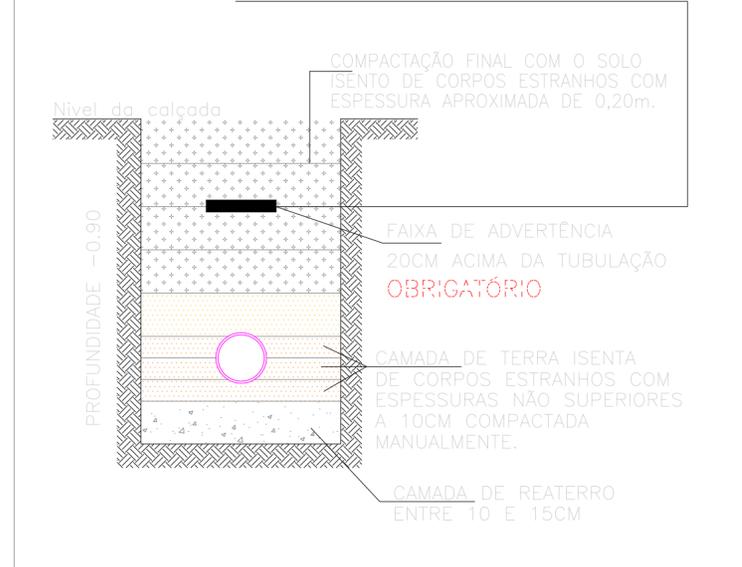


TUBULAÇÃO ENTERRADA

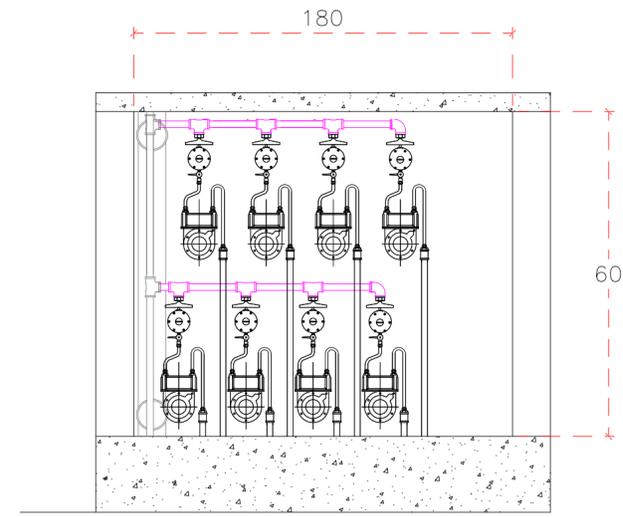


Detalhe Medidores

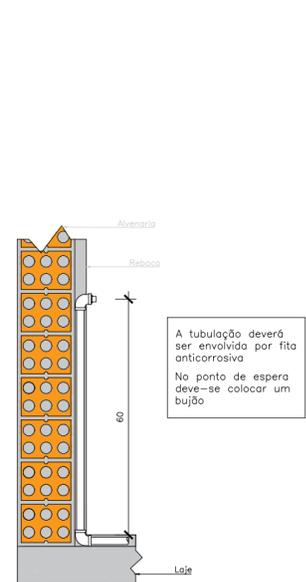

Detalhe Ponto de Fogão
Escala 1:10

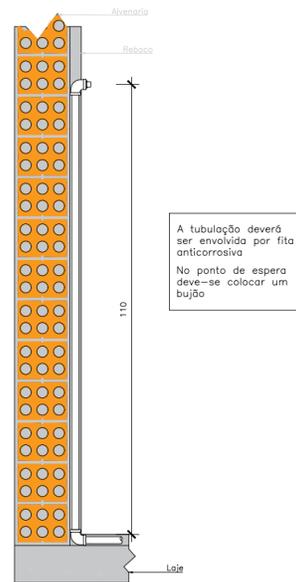


Detalhe Ponto de Aquecedor
Escala 1:10

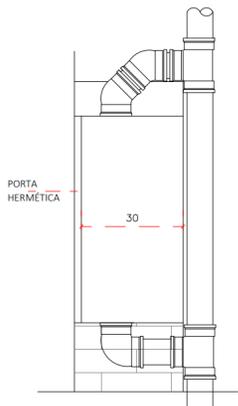

VISTA LATERAL VENTILAÇÃO
ESC.:1/10

O ENVELOPAMENTO DA TUBULAÇÃO NO PISO OU EM ALVENARIAS SE DARÁ COM MISTURA ARGAMASSA SEM CAL, NÃO COLOCAR PEDRAS, PARA EVITAR DANOS A TUBULAÇÃO.

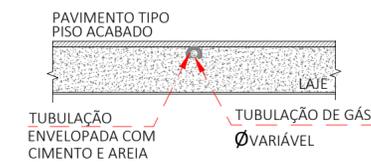

DETALHE TUBULAÇÃO EMBUTIDA NO PISO
ESC.:1/10

APROVAÇÃO CORPO DE BOMBEIROS:

CLASSIFICAÇÃO DO(S) RECIPIENTE(S)		ASSINATURA DO RESPONSÁVEL DA ULTRAGÁZ:
LOCALIZAÇÃO: <input checked="" type="checkbox"/> SUPERFÍCIE <input type="checkbox"/> ENTERRADO <input type="checkbox"/> ATERRADO	FIXAÇÃO: <input checked="" type="checkbox"/> FIXO <input type="checkbox"/> NÃO FIXO	ASSINATURA DO FORNECEDOR DE PROJETOS:
FORMATO: <input checked="" type="checkbox"/> CILÍNDRICO <input type="checkbox"/> ESFÉRICO	MANUSEIO: <input checked="" type="checkbox"/> TRANSPORTÁVEL <input type="checkbox"/> ESTACIONÁRIO	ASSINATURA DO CLIENTE:
POSIÇÃO: <input type="checkbox"/> VERTICAL <input checked="" type="checkbox"/> HORIZONTAL	ABASTECIMENTO: <input checked="" type="checkbox"/> NO LOCAL <input type="checkbox"/> TROCADO	

CLIENTE: CONSTRUTORA CISPLAN LTDA
LOCAL: XXXXXXXXXXXXXX
TÍTULO: PROJETO DE INSTALAÇÃO
ART:

	NOME	DATA	N°	DESCRIÇÃO	DATA	VISTO	DESENHO N°:		
DES.	JÉFERSON R.	16/09/24	00	EMIÇÃO INICIAL	16/09/24	16/09/24	ESCALA INDICADA	FOLHA 04/04	FORMATO A2
VERIF.	MIGUEL E.	16/09/24	-	-	-	-			



ENGENHEIRO MECÂNICO:
MIGUEL E. SUDBRACK
CREA:038959