


PLANTA BAIXA TÉRREO 01

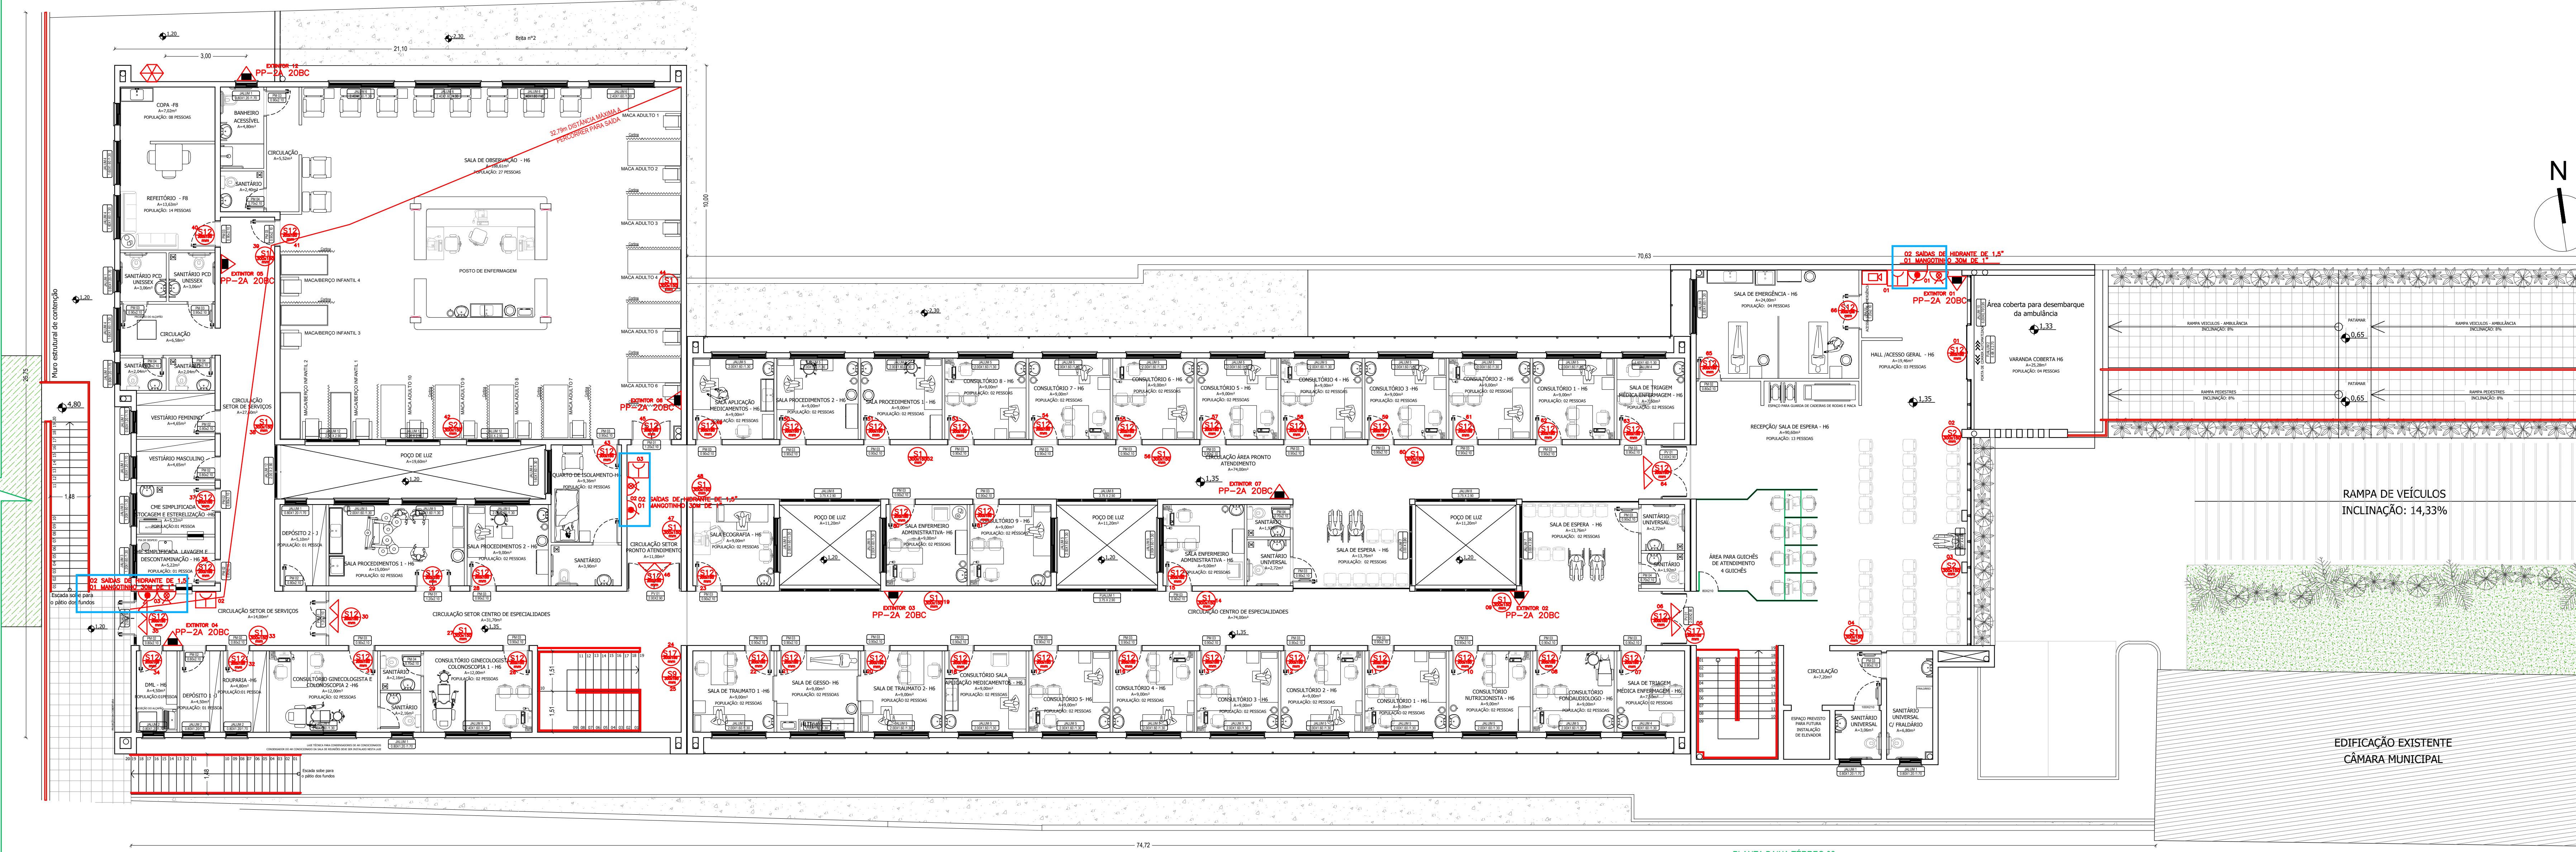

PLANTA BAIXA TÉRREO 02

LEGENDA		
SÍMBOLO	PLACA	SIGNIFICADO
		Extintor de pó químico (PQS) 2A 20BC
		Indicação do sentido a direita de uma saída de emergência.
		Indicação do sentido a esquerda de uma saída de emergência.
		Indicar o sentido da rota de fuga para frente.
		Indicação do sentido de fuga no interior escadas,decanos e esquadras.
		Indicação de saída de emergência
		Indicação do pavimento, no interior do escudo (patamar).
		Acionador Manual do sistema de alarme, instalar entre 0,90m e 1,35m acima do piso.
		Central de deteção e alarme
		Mangotinho
		Hidrante com duas saídas
		Registro de recarga sem válvula de retenção para uso do Corpo de Bombeiros
		Luminária de Emergência 30 LED 100 LUMENS
		Barra Anti-pânico
		Bloco Autônomo 2x55W
		Central de Gás GLP
		Indicar o sentido do rota de fuga para frente.
		Reserva de incêndio

Projeto: **HAJEL** PROJETOS & CONSULTORIA

Proprietário: MUNICÍPIO DE IVOITI
Prefeito Municipal Sr. Martin Cesar Kalkmann

Arq. Isabel Cristina Rodrigues
CAU 130766-8

PROJETO PPCI

Planta Baixa Térreo 01 e Térreo 02

NOV/2022 Escala: 1/100 Desenho: ISABEL Franca: 002

Arquivo: PROJETOIVOITI2022_COR02 Área: 2.329,68m²

Projeto: INSTITUCIONAL Município de Ivoti

Endereço: Avenida Presidente Lucena, nº3575, Centro, Ivoti Tipo: Centro de Especialidades Médicas

EXEC.REV.004